



借(通)用件登记
CAD 制图
旧底图总号
底图总号
签 名
日 期

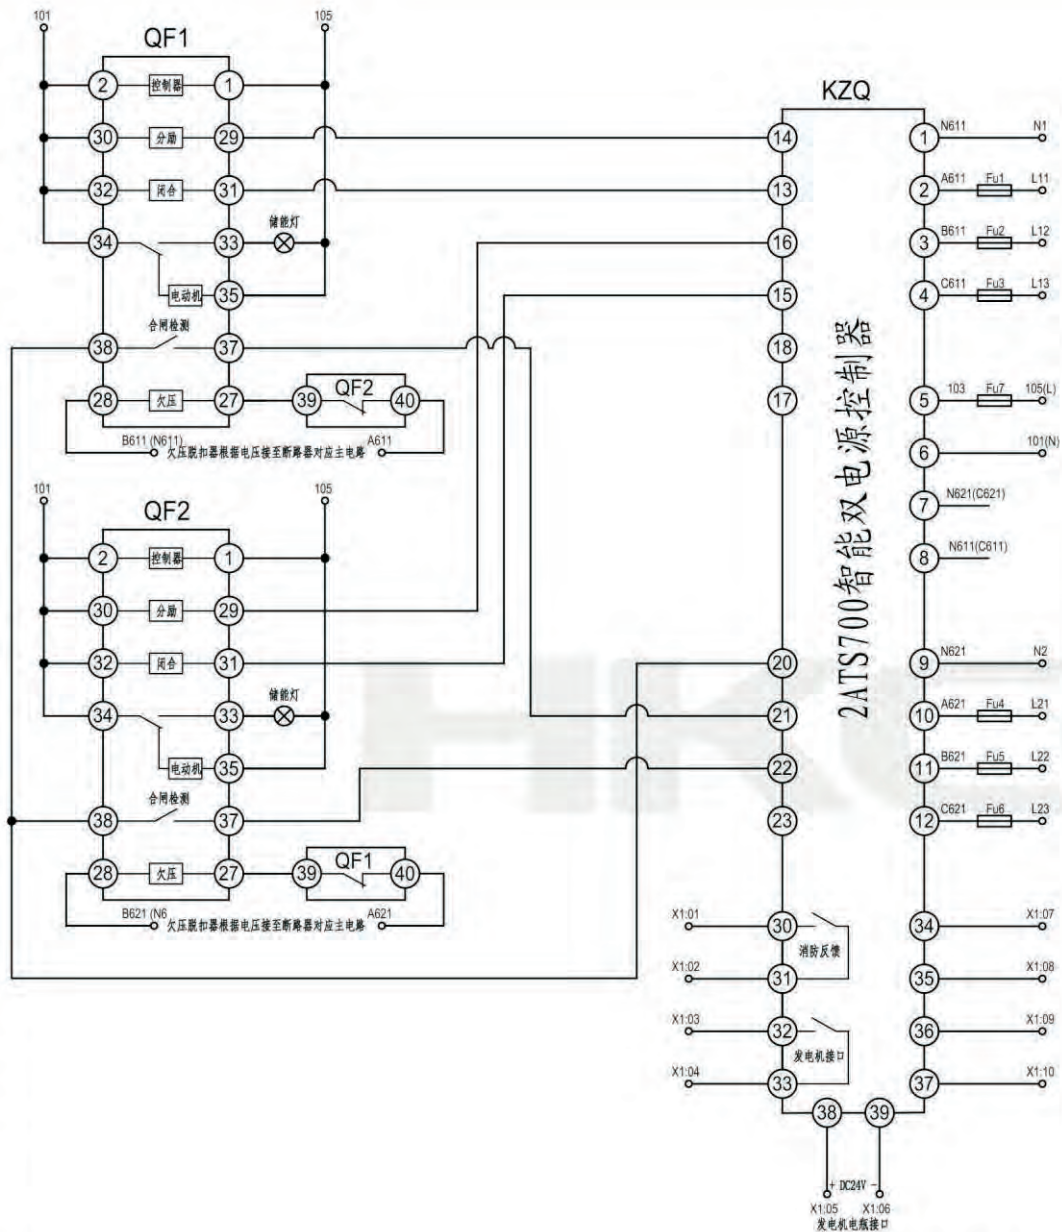

控制原理图

一路电压检测
转换电源控制回路用
二路电压检测
消防联动(无源)
消防联动(DC24V)

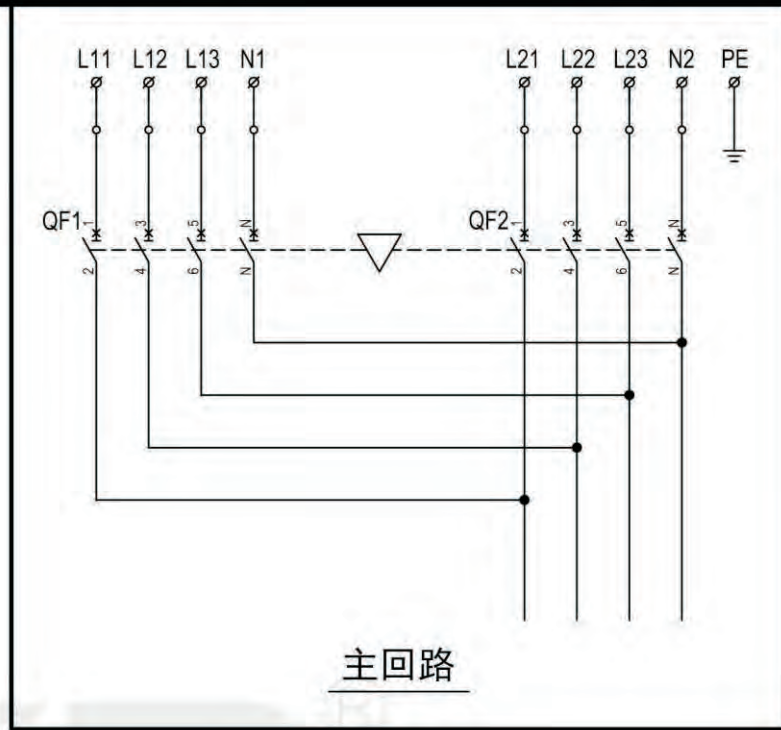

主回路

控制器开孔尺寸:
186x136mm


说明:

- 1、供控制回路用转换电源最大功率为 AC250V 10A。
- 2、断路器控制回路电压为380V时:
端子8接一路电源的B或C相;
端子7接二路电源的B或C相。
- 3、为确保安全, QF1和QF2的欠压回路必须互相电气联锁。
- 4、本图以通用型DW45为例,如端子编号不同,请作相应更改。

2	QF1、QF2	万能式断路器	DW45-2000/4P	2	
1	KZQ	切换智能控制器	HKC-2ATS700	1	
序号	标 号	名 称	型 号 规 格	数 量	备 注


设计	审核	工艺	江西华凯电气有限公司	原理图号	HKC-080	第 1 页 共 1 页
标记	处数	更改文件号	签名	年月日	工 艺	

借(通)用件登记
CAD 制图
旧底图总号
底图总号
签 名
日 期

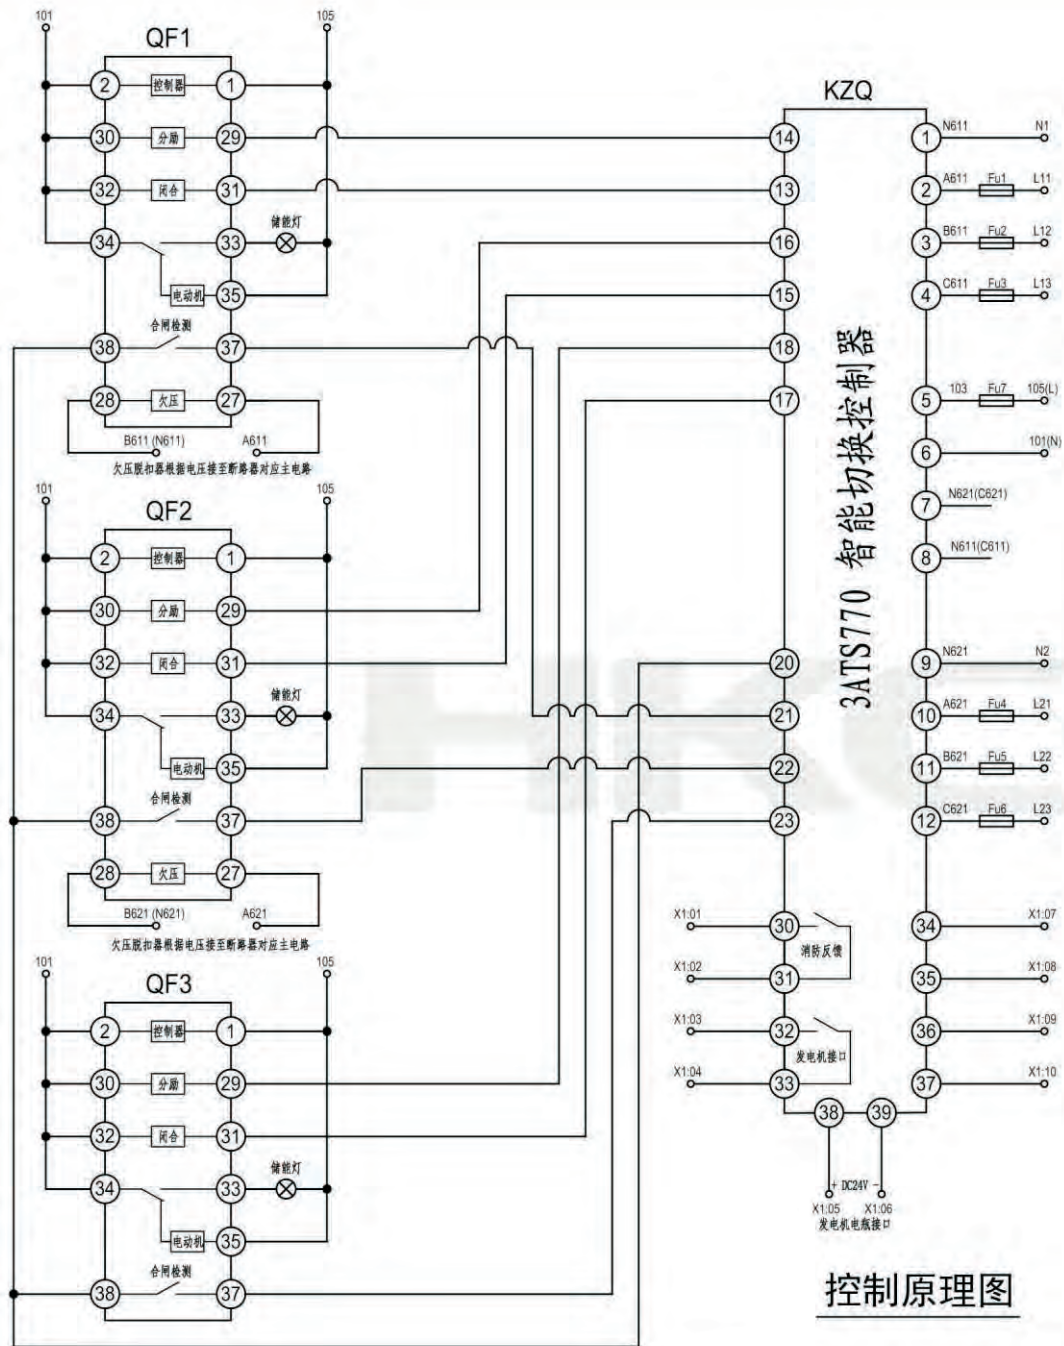

控制原理图

一路电压检测
转换电源控制回路用
二路电压检测
消防联动(无源)
消防联动(DC24V)

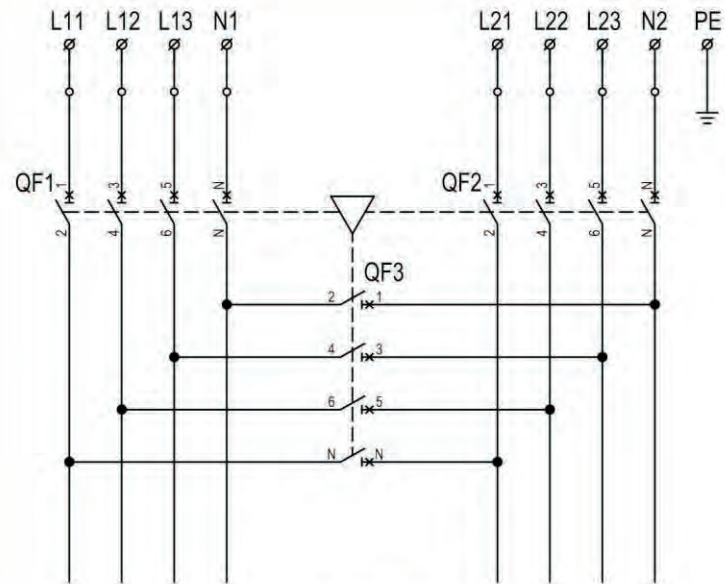

主回路

控制器开孔尺寸:
186x136mm

说明:

- 1、供控制回路用转换电源最大功率为 AC250V 10A。
- 2、断路器控制回路电压为380V时:
端子8接一路电源的B或C相;
端子7接二路电源的B或C相。
- 3、本图以通用型DW45为例,如端子编号不同,请作相应更改。

2	QF1、QF2、QF3	万能式断路器	DW45 - 2000/4P	3	
1	KZQ	切换智能控制器	HKC-3ATS770	1	
序号	标 号	名 称	型号规格	数量	备 注

3ATS770 两进线一母联 智能切换控制器原理图

江西华凯电气有限公司
JIANGXI HUAKAI ELECTRIC CO., LTD.

原理图号 HKC-081 第 1 页 共 1 页

设计					
审核					
标记	处数	更改文件号	签名	年月日	工 艺