


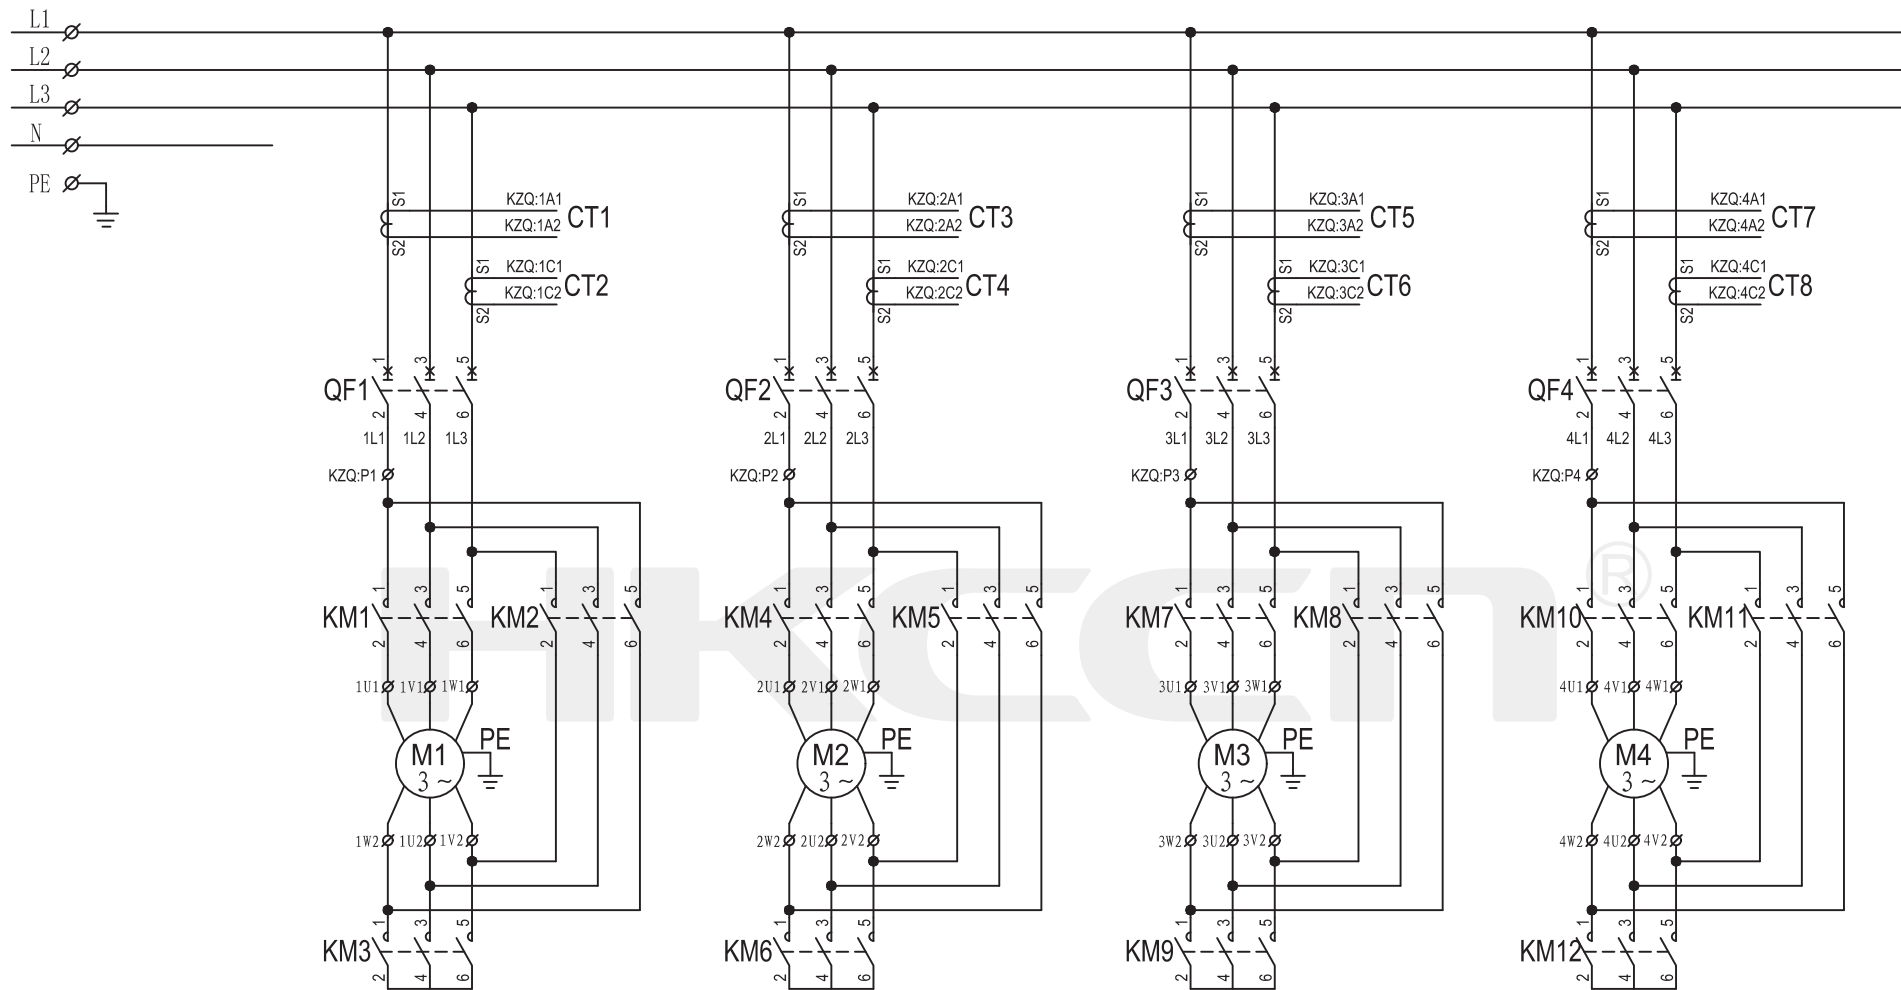


主回路

借(通)用件登记
CAD 制图
旧底图总号
底图总号
签 名
日 期

					设计				HKC-4XP450K 分体式消防泵三用一备星三角降压启动控制原理图			
					审核				江西华凯电气有限公司			
标记	处数	更改文件号	签名	年月日	工 艺				原理图号	HKC-055	第 1 页	共 3 页

说明：本图为控制模块接线图，显示屏和模块通过随机配套专用电缆插接，不需要另外接线。

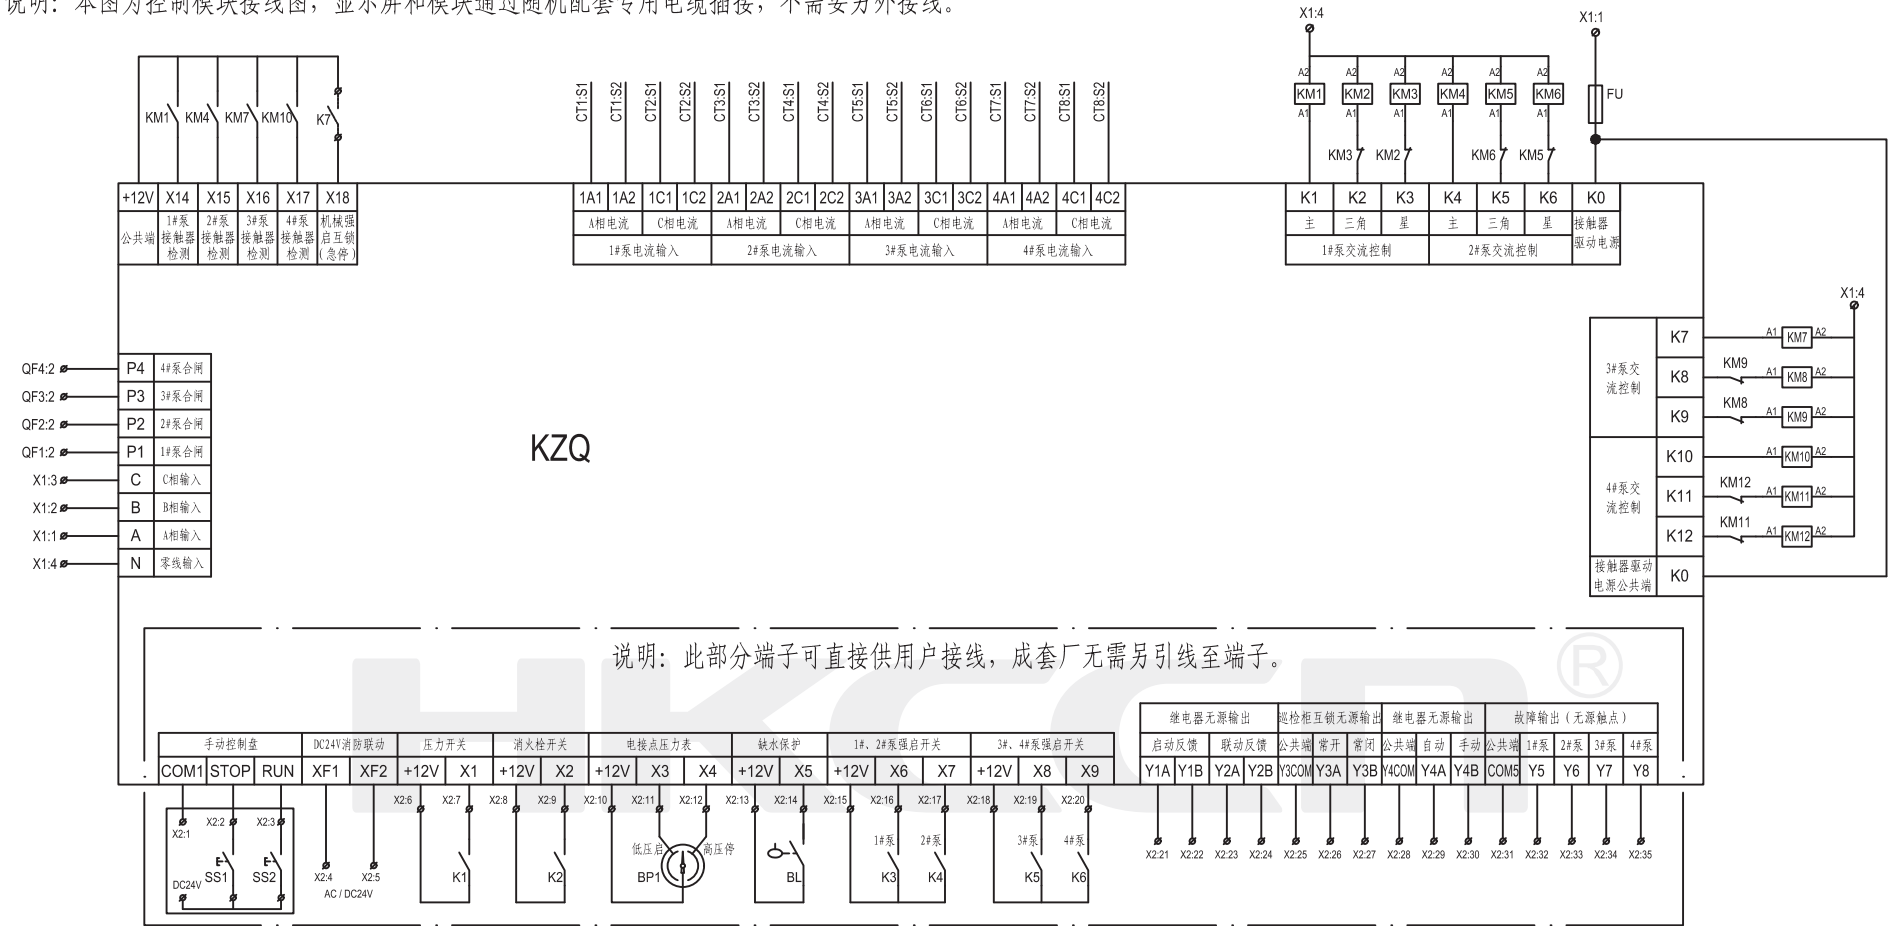

控制原理图

10					
9	SS1-2	信号按钮开关等		2	消防专业提供
8	BL	水位探头	浮球等	1	
7	BP1	电接点压力表		1	
6	XT	接线端子			
5	K1-7	控制开关		8	
4	CT1-8	电流互感器	BH0.66- □/5	8	电流根据水泵电机 功率选择
3	QF1-4	断路器	M1 - □ /33002	4	
2	KM1-12	交流接触器	CJX2-□ /AC220V	12	
1	KZQ	消防泵控制器	HKC-4XP450K	1	
序号	标 号	名 称	型 号 规 格	数 量	备 注

HKC-4XP450K 分体式消防泵三用一备星三角降压启动控制原理图

江西华凯电气有限公司
JIANGXI HUAKAI ELECTRIC CO., LTD.

原理图号

HKC-055

第 2 页 共 3 页

					设 计			
					审 核			
标记	处数	更改文件号	签名	年月日	工 艺			

借(通)用件登记


CAD 制 图

旧底图总号




底图总号

签 名


日 期

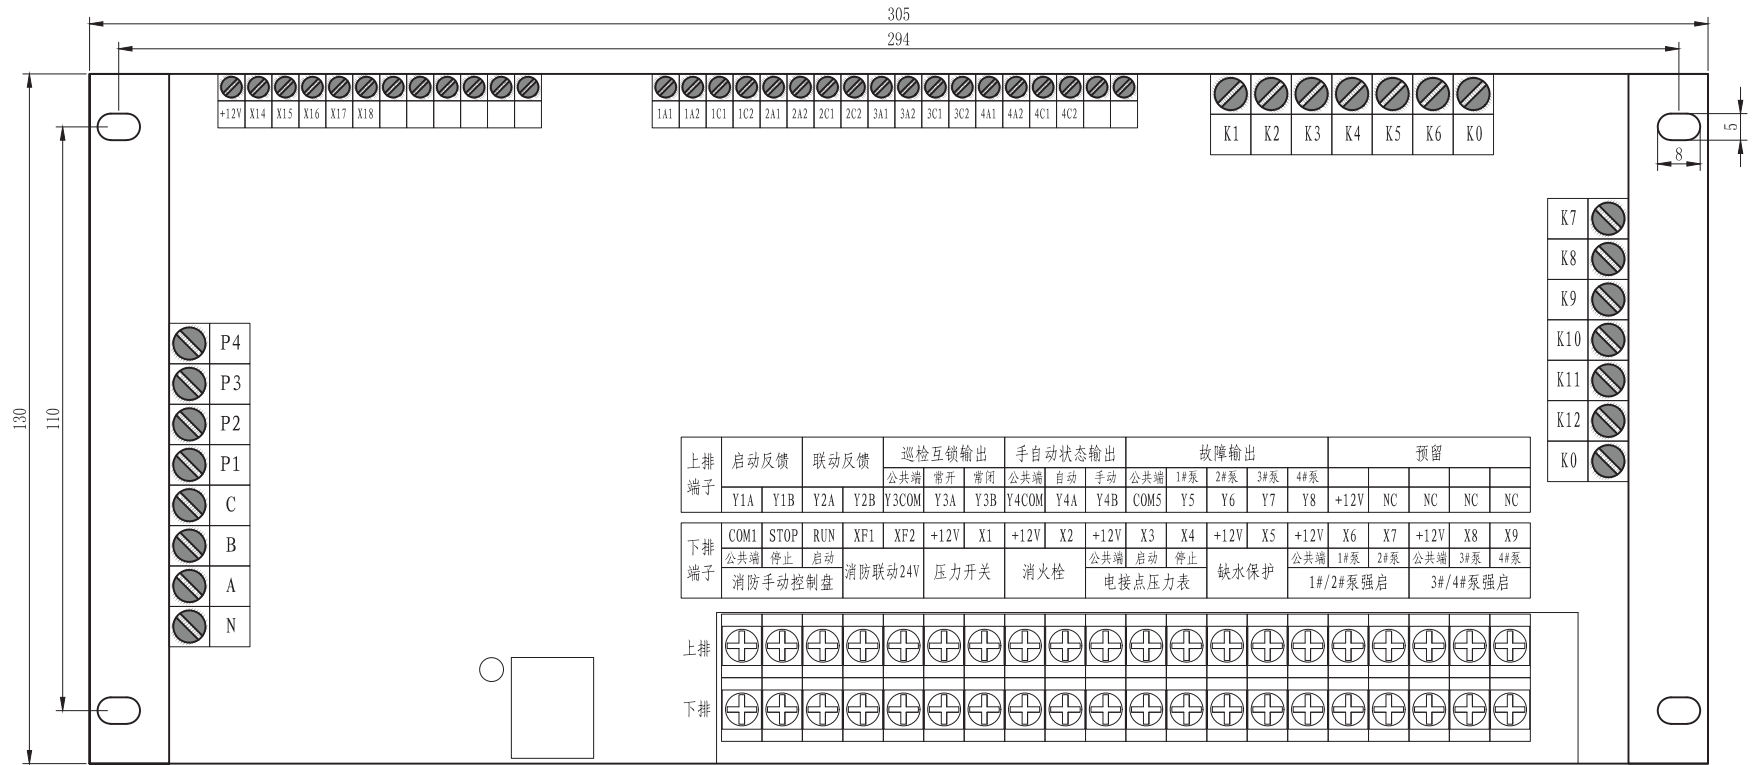


端子位置示意图

 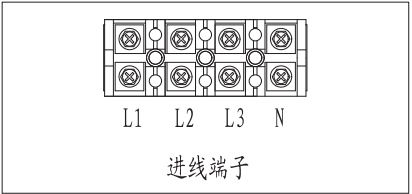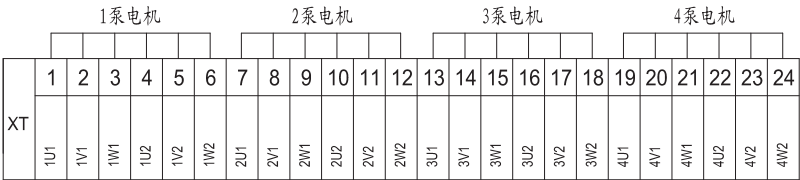



1#泵出线端子

 



2#泵出线端子

 

3#泵出线端子

  

4#泵出线端子

  

借(通)用件登记

CAD 制图

旧底图总号

底图总号

签 名

日 期

					设 计				HKC-4XP450K 分体式消防泵三用一备星三角降压启动控制原理图			
					审 核							
标记	处数	更改文件号	签名	年月日	工 艺				原理图号		第 3 页	共 3 页